


Zestawienie powierzchni

Nr pom.	Nazwa	Pow. podłogi	Pow. użytkowa
0/1	Hall	10.20m ²	10.20m ²
0/2	Korytarz	4.45m ²	4.45m ²
0/3	Łazienka	7.38m ²	7.38m ²
0/4	Pokój	11.40m ²	11.40m ²
0/5	Pokój	17.00m ²	17.00m ²
0/6	Kuchnia+Jadalnia	25.70m ²	25.70m ²
0/7	Salon	15.90m ²	15.90m ²
Razem		92.03m ²	92.03m ²
0/8	Taras	14.55m ²	14.55m ²

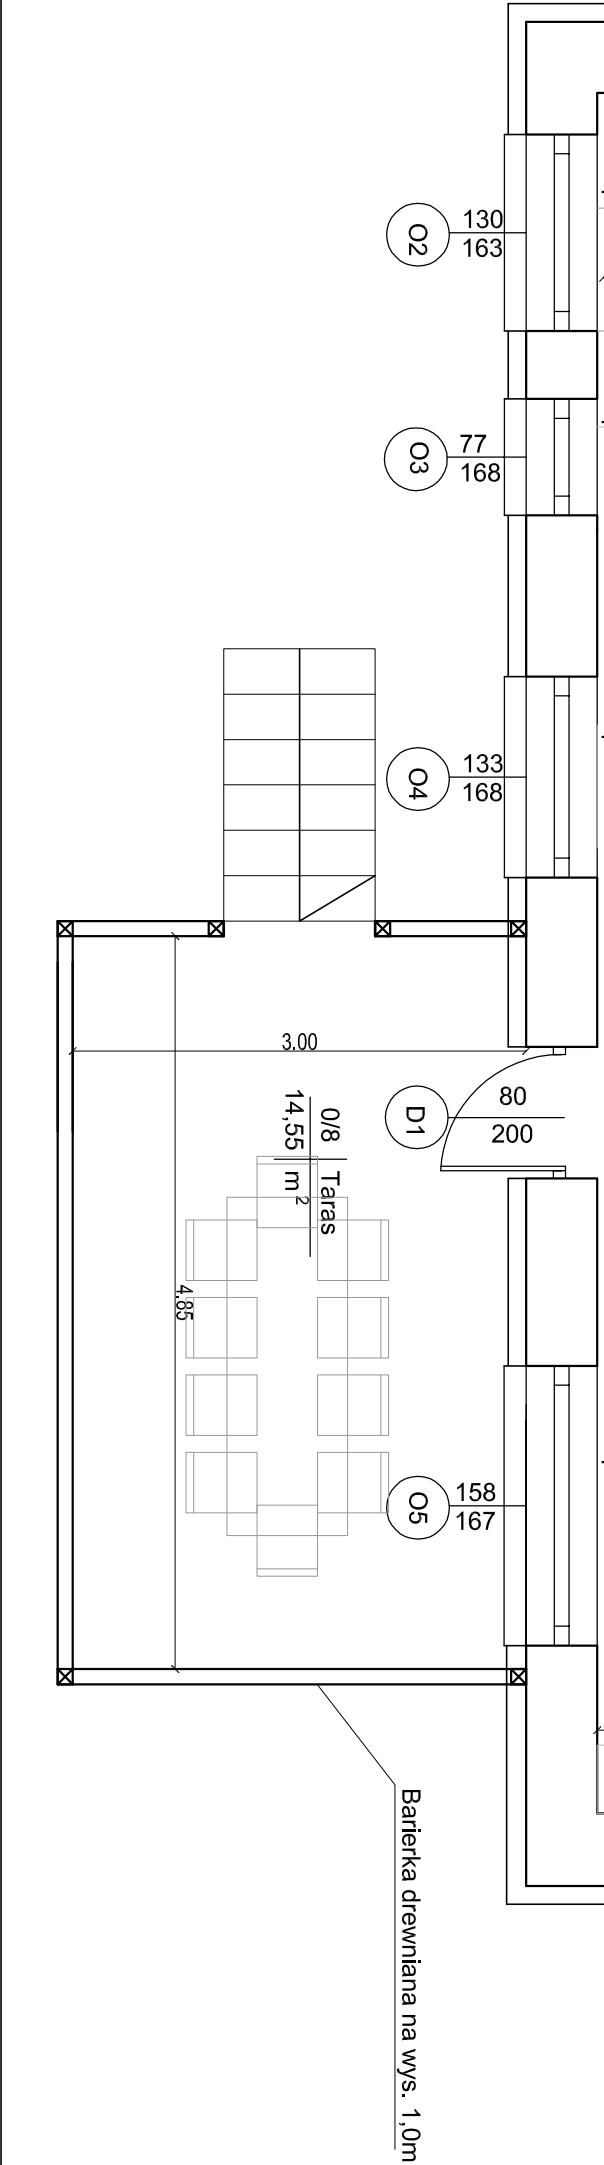

PROJEKT ARANŻACJI RZUT PARTERU		SKALA 1:100
OBIEKT REMONT BUDYNKU MIESZKALNEGO JEDNORODZINNEGO		BRANŻA ARCH.
ADRES Młotkowskie 44 gm. Dąbrowa Polska		
INWESTOR Prawat Olszowski ul. Spokojnego 10 55-400 Olsztyn		
PROJEKTANT mgr inż. GRZEGORZ PIASECKI ul. nr 35890 UW w specjalności konstrukcyjno-budowlanej		
ASYSTENT mgr inż. EVA CHMURA		WYKRES: 21.12.2016
Biuro Usług Inwestycyjnych "PLUMBER" - Dariusz Piasecki 55-400 Olsztyn, ul. Łowicka 3/1025, tel. (071) 358-45-80		A-3